
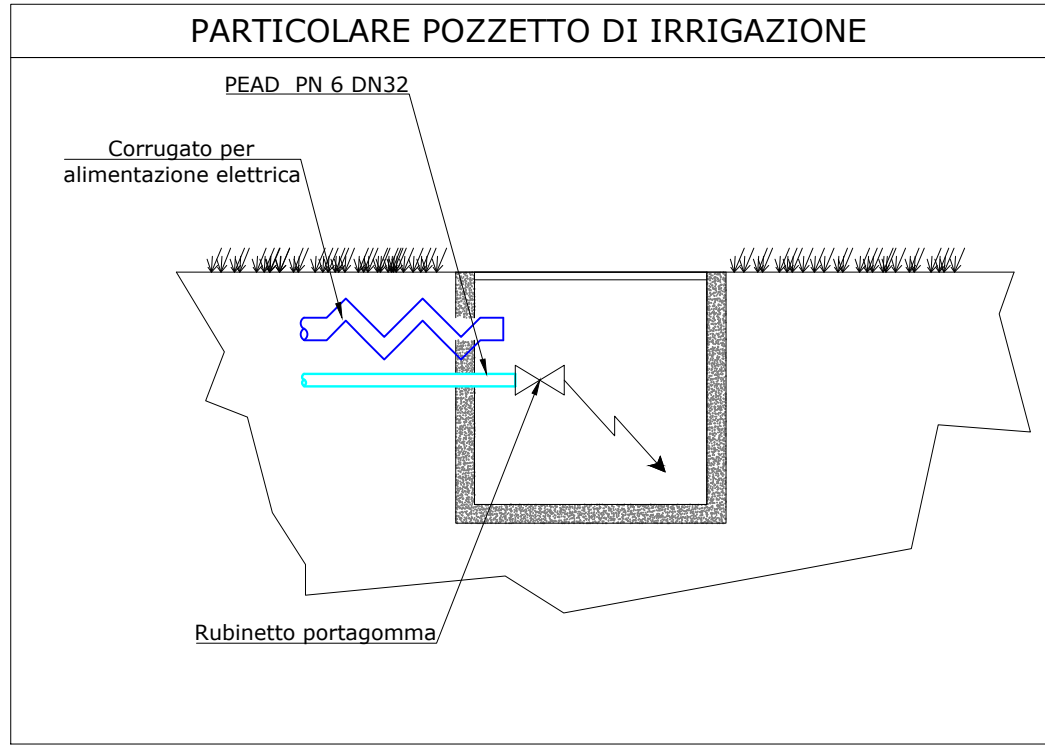


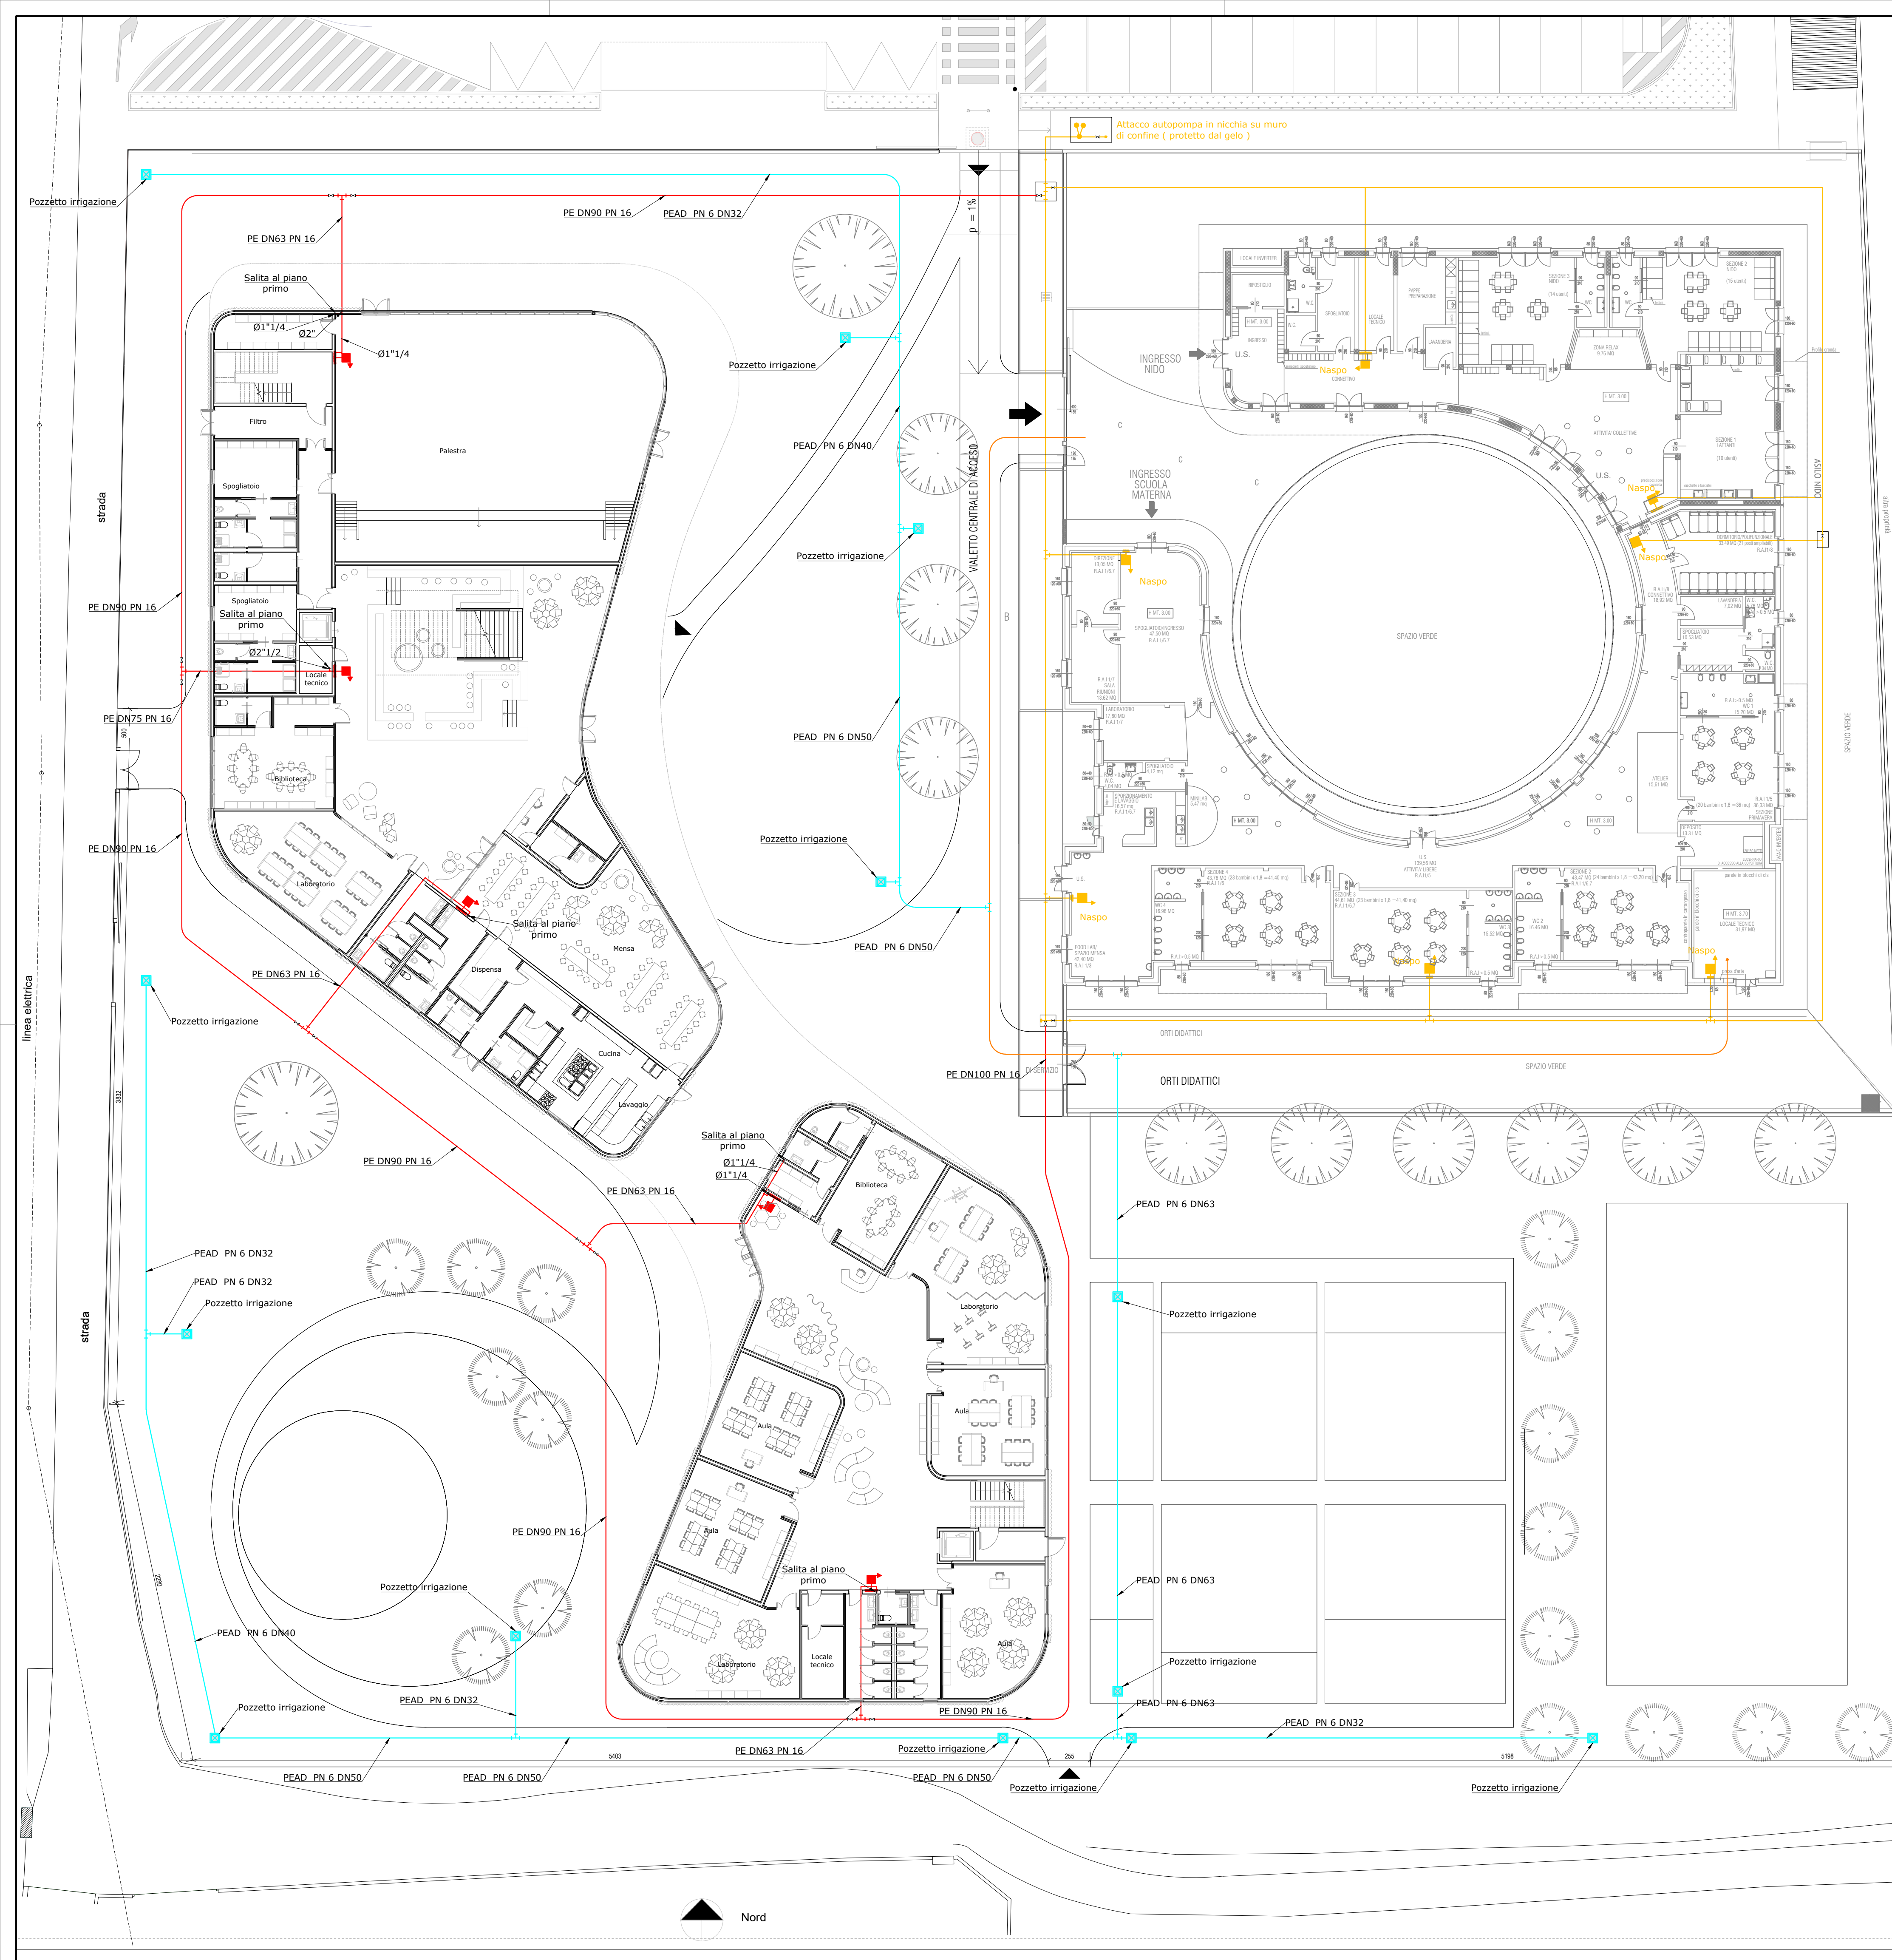

| LEGENDA |                                 |
|---------|---------------------------------|
|         | TUBAZIONE ANTINCENDIO           |
|         | TUBAZIONE ANTINCENDIO ESISTENTE |
|         | TUBAZIONE IRRIGAZIONE           |
|         | IDRANTE UNI 45                  |
|         | NASPO DN 25                     |
|         | ATTACCO AUTO Pompa              |
|         | ESTINTORE                       |
|         | ESTINTORE A POLVERE             |
|         | POZZETTO DI IRRIGAZIONE         |

COMUNE DI Fomovo San Giovanni

PROVINCIA DI BERGAMO

COMMITTENTE

Comune di Fomovo San Giovanni

**Nuovo Campus Scolastico con strutture sovcomunali per l'aggregazione, lo sviluppo e la socialità permanente dei minori**

**SCUOLA PRIMARIA E SCUOLA SECONDARIA DI PRIMO GRADO**

CUP F15E21000070006

Realizzato con il contributo di:  
REGIONE LOMBARDA  
Direzione Generale Istruzione, Università, Ricerca, Innovazione e Semplificazione  
UNITA' ORGANIZZATIVA EDILIZIA SCOLASTICA,  
ASSE I POR FESR 2014-2020 E INTERVENTI PER LA RIPRESA ECONOMICA  
PIANO LOMBARDA - BANDO SPAZIO ALLA SCUOLA  
(Decreto n. 17935 del 21/12/2021)

Regione Lombardia

R.U.P.  
Ing. Fabio Caminati

PROGETTO ESECUTIVO

FRN\_E\_IM\_014

Planimetria impianto antincendio e irrigazione - Scala 1:200

SETTANTA7 s.r.l.  
arch. Daniele Rangone arch. Elena Rionda

ing. Fabio Corbani ing. Ferruccio Galmozzi

Goggia & Associati Studio di Ingegneria  
ing. Bruno Naldini

OPERA MISTA s.r.l.  
ing. Carlo Micheletti

COLLABORATORI E CONSULENTI

REV. 00

Data 03/09/24

Descrizione Prima Emissione

arch. Giuseppina Vastola, ing. Simone Donato, arch. Stefano Scotti

Consulente tecnico in acustica: geom. Arianna De Ferrari Rolleri