


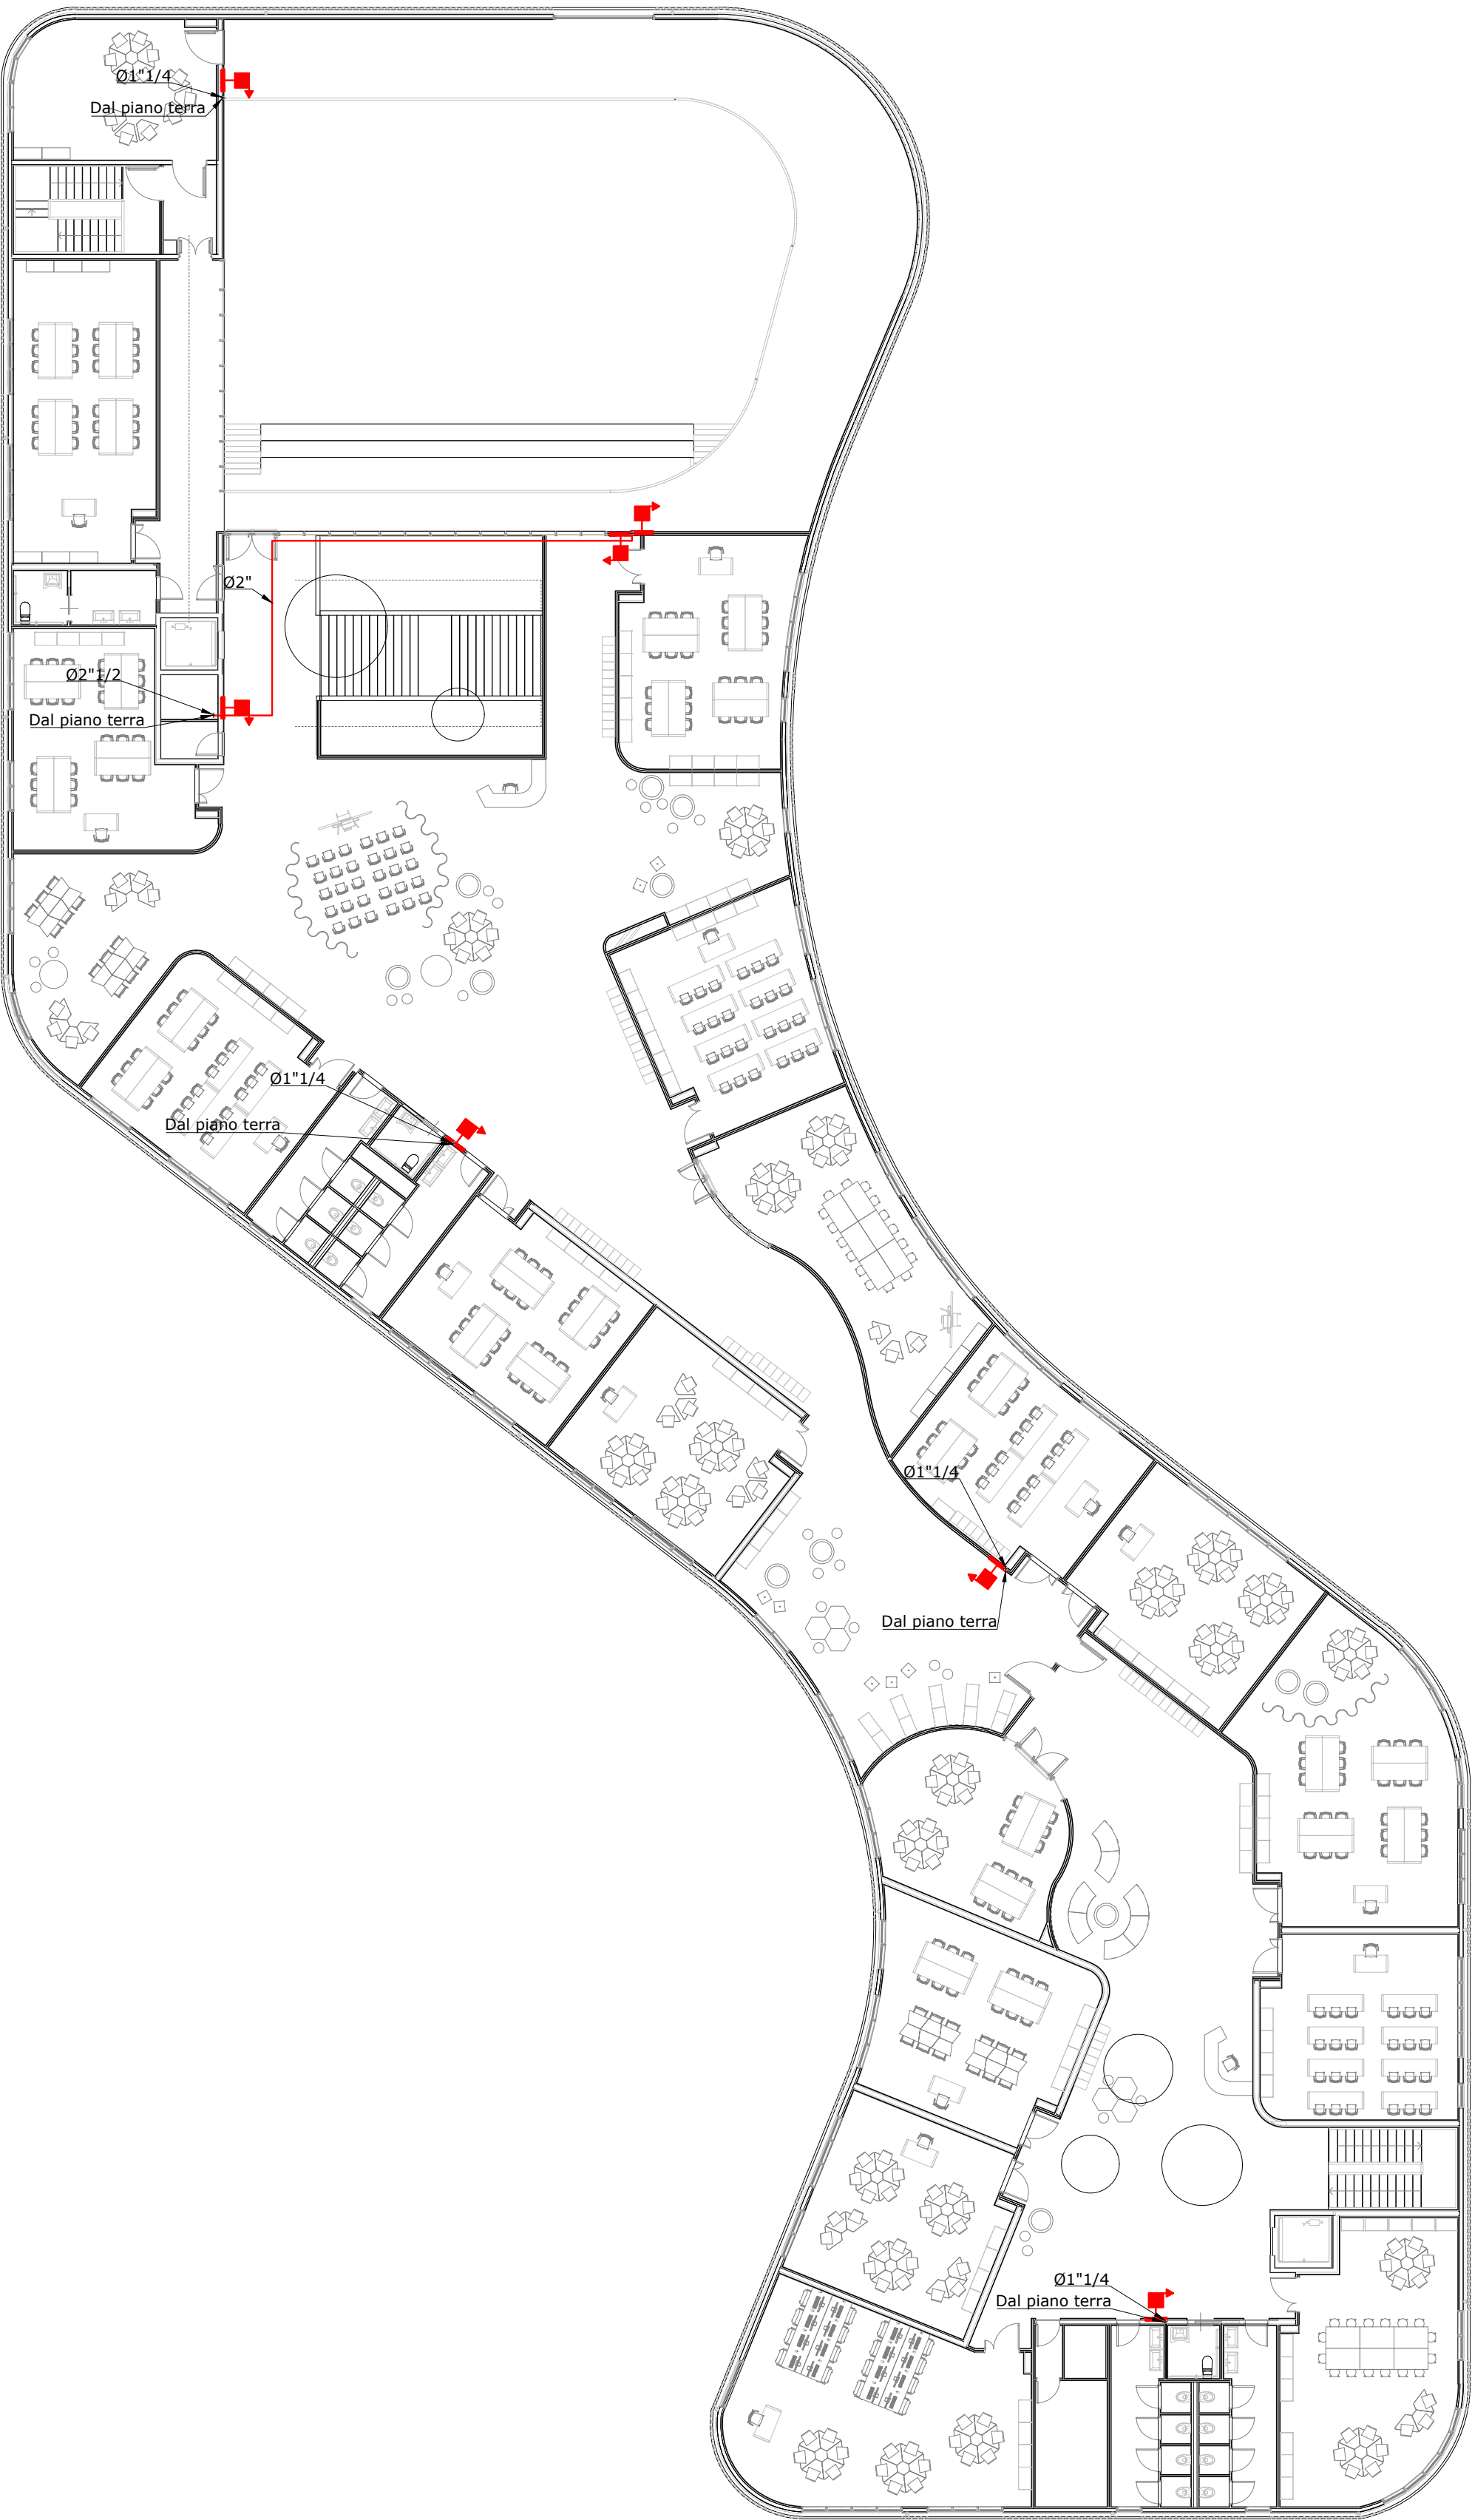

LEGENDA	
	TUBAZIONE ANTINCENDIO
	TUBAZIONE ANTINCENDIO ESISTENTE
	TUBAZIONE IRRIGAZIONE
	IDRANTE UNI 45
	NASPO DN 25
	ATTACCO AUTOPOMPA

COMUNE DI Forno San Giovanni

PROVINCIA DI BERGAMO

COMMITTENTE
Comune di Forno San Giovanni

Nuovo Campus Scolastico con strutture sovracomunali per l'aggregazione, lo sviluppo e la socialità permanente dei minori
SCUOLA PRIMARIA E SCUOLA SECONDARIA DI PRIMO GRADO
CUP F15E21000070006
Realizzato con il contributo di:
REGIONE LOMBARDIA
Direzione Generale Istruzione, Università, Ricerca, Innovazione e Semplificazione
UNITA' ORGANIZZATIVA EDILIZIA SCOLASTICA,
ASSE I POR FESR 2014-2020 E INTERVENTI PER LA RIPRESA ECONOMICA
PIANO LOMBARDIA - BANDO "SPAZIO ALLA SCUOLA"
(Decreto n. 17935 del 21/12/2021)

PROGETTO ESECUTIVO



FRN_E_IM_015

Piano primo impianto antincendio - Scala 1:200

PROGETTISTI

SETTANTA7 s.r.l.
arch. Daniele Rangone arch. Elena Rionda

ing. Fabio Corbani ing. Ferruccio Galmozzi

Goggia & Associati Studio di Ingegneria
ing. Bruno Naldini

OPERA MISTA s.r.l.
ing. Carlo Micheletti

COLLABORATORI E CONSULENTI	REV.	Data	Descrizione
arch. Giuseppina Vastola, ing. Simone Donato, arch. Stefano Scotti	00	03/09/24	Prima Emissione
Consulente tecnico in acustica: geom. Arianna De Ferrari Rollerli			